



・2Lキタナ
 ・超精製46mm, SGP-兼6使用

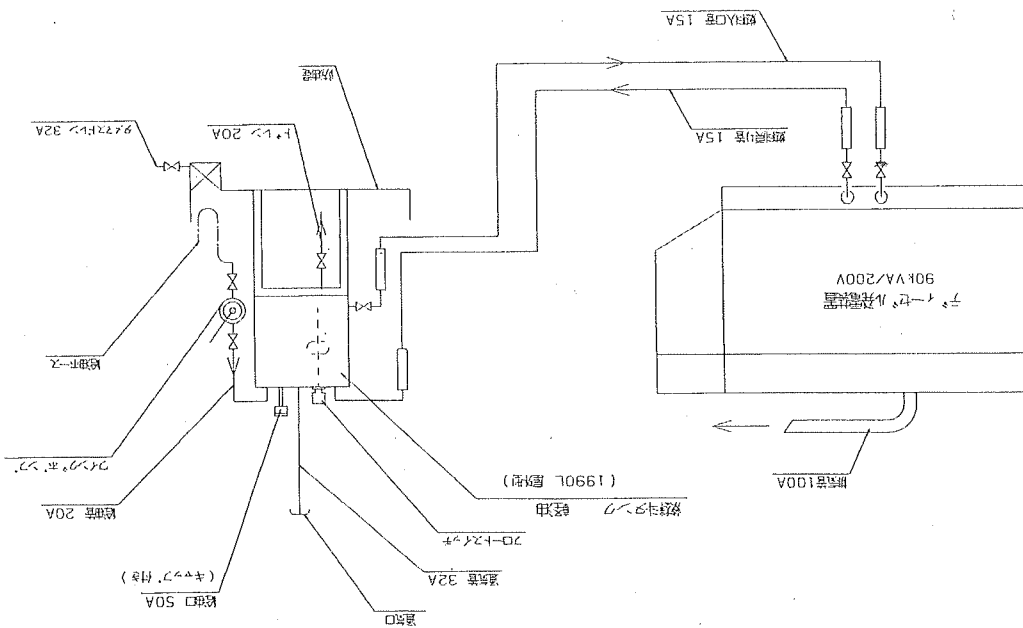

REVIEWS	
図面 Dwg. NO.	J-5116
図面 DATE	06.04.28
図面 SCALE	1/1
図面 CHK	APPD
図面 DPN	CHK
三島市制庁舎建設工事に伴う	
電気設備工事	
名称 PART NAME	
非常用発電機工事 配管系統図	
図面 Dwg. NO.	

消火器 ABC10型
消火器 ABC20型
高圧物貯蔵庫
ローリーケース

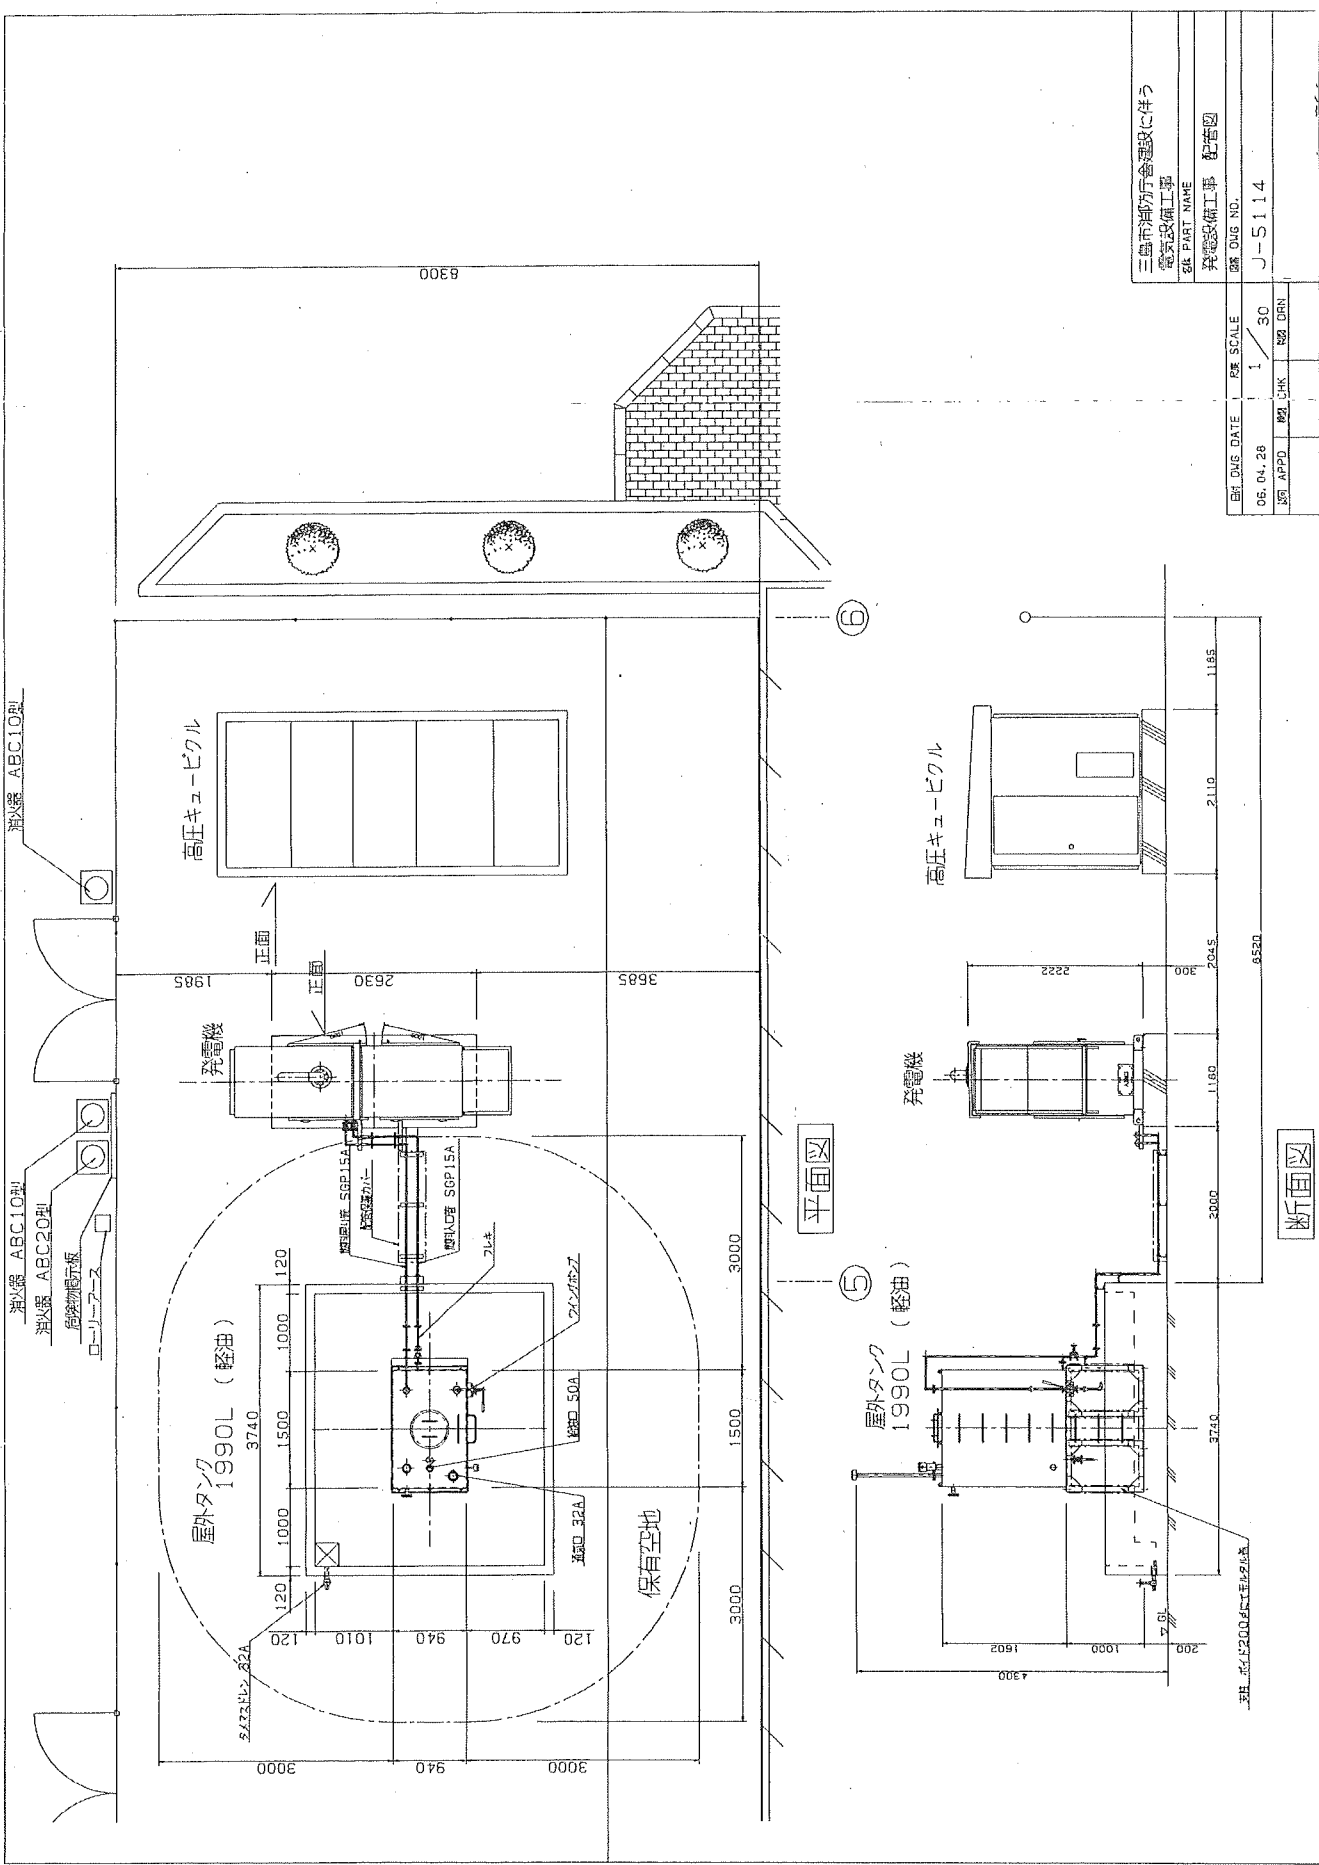

屋外タンク 1990L (軽油)

発電機

高圧キュービクル

平面図

断面図

屋外タンク 1990L (軽油)

発電機

高圧キュービクル

三島市消防庁舎建設に伴う

電気設備工事

電気設備工事 配管図

発注者 三島市消防庁

図面番号 J-5114

図面日付 06.04.28

図面スケール 1/30

図面作成者 松本 隆

図面確認者 松本 隆

図面承認者 松本 隆

図面発行日 06.04.28

図面発行場所 三島市消防庁

図面発行部 電気設備課

図面発行機 松本 隆

図面発行機 松本 隆



図面発行機 松本 隆

図面発行機 松本 隆

図面発行機 松本 隆

図面発行機 松本 隆

図面発行機 松本 隆

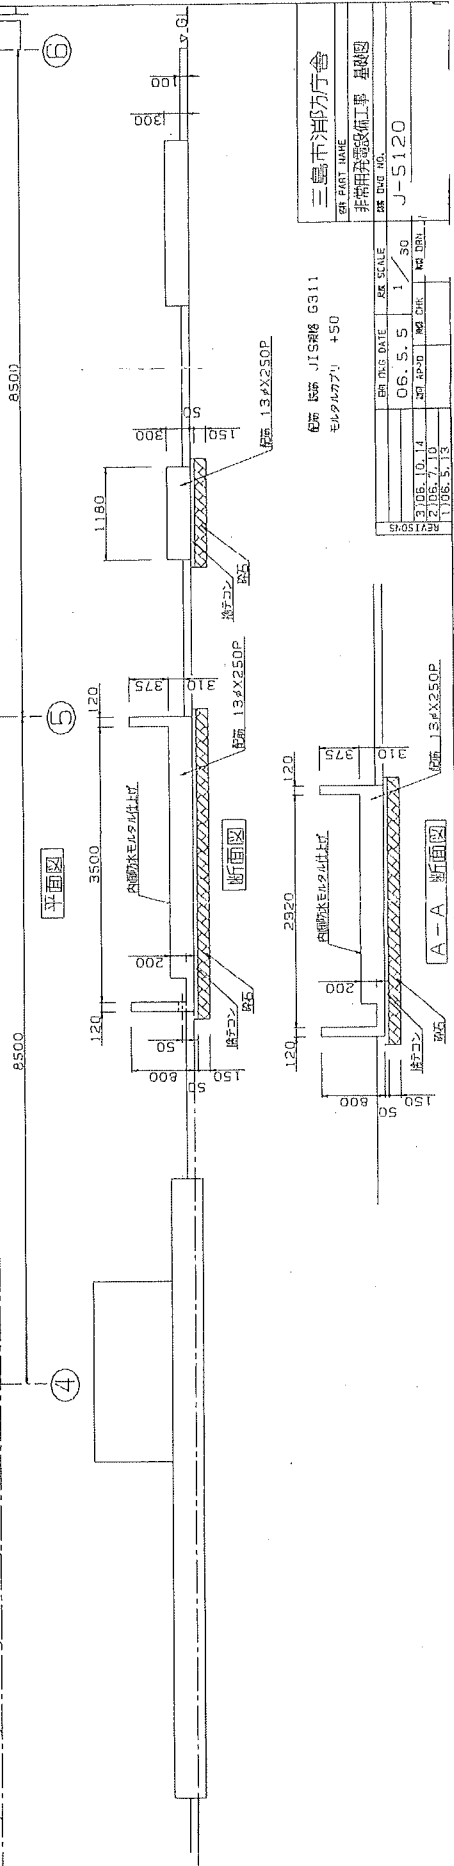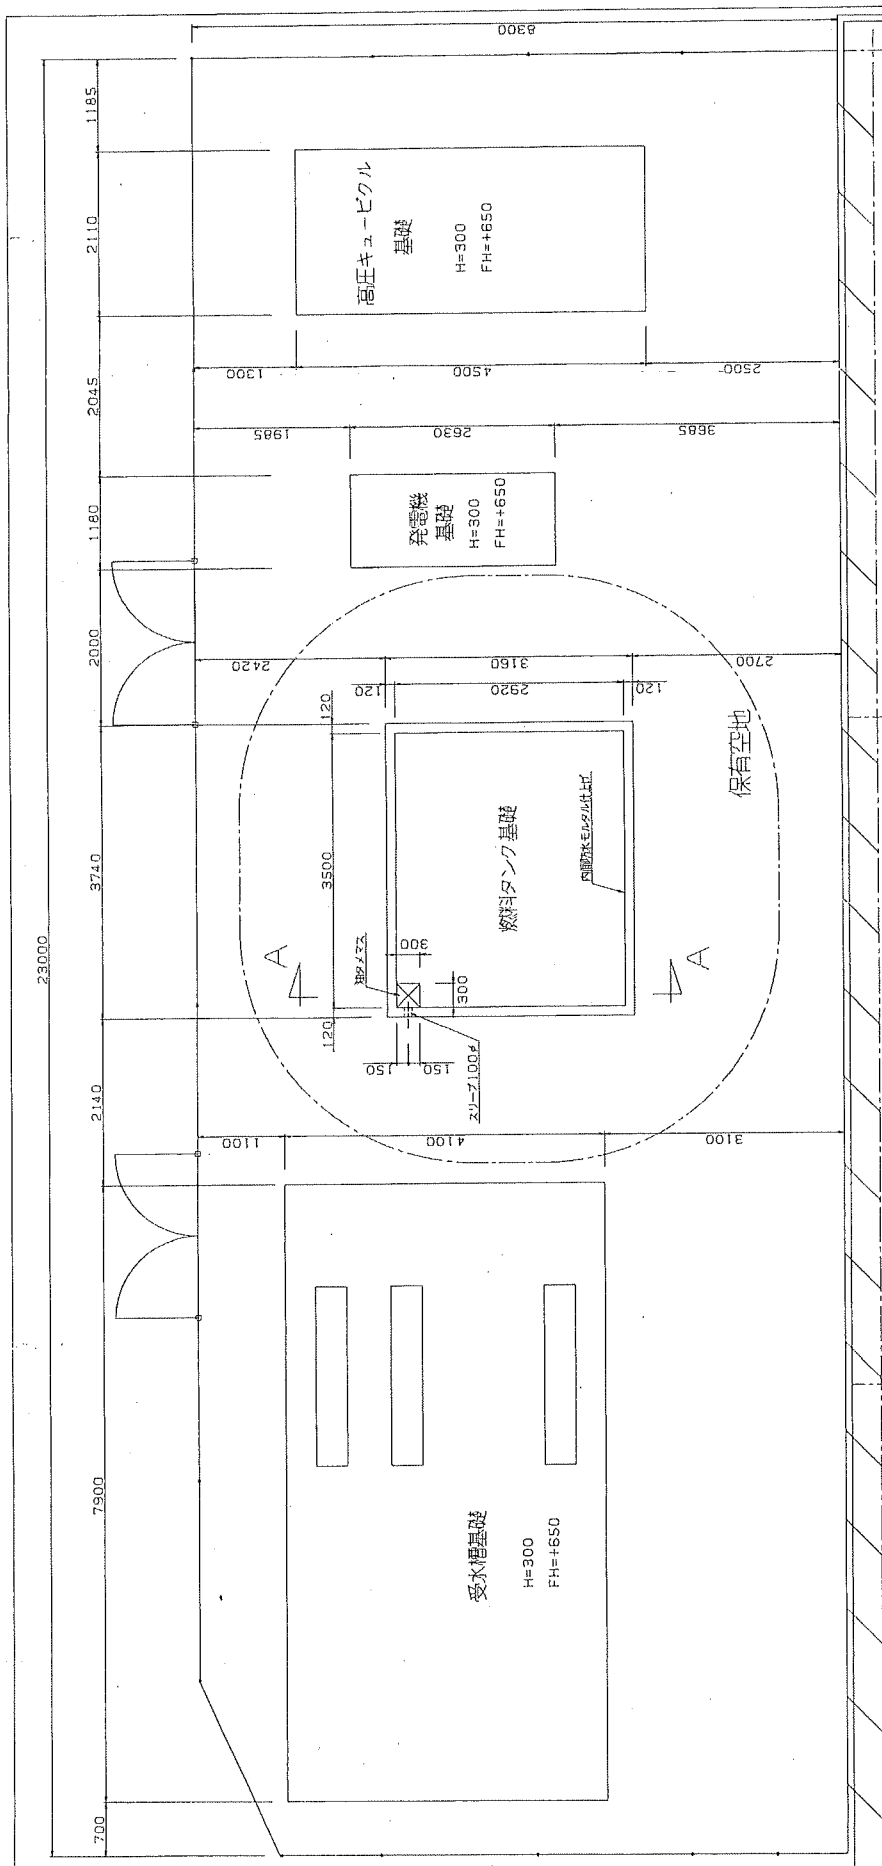

三島市庁方行會
 三島市庁方行會
 非常用非常設備工事 基礎図
 J-S120

REV	DATE	BY	CHK	SCALE
3.06.10.14		OG. S. S.	1	50
2.06.7.19		BT. APD	MD. CH.	MD. DRPL.
1.06.3.13				REV15045

60号 基礎 JISR16 G311
 モルタル7% +50

